


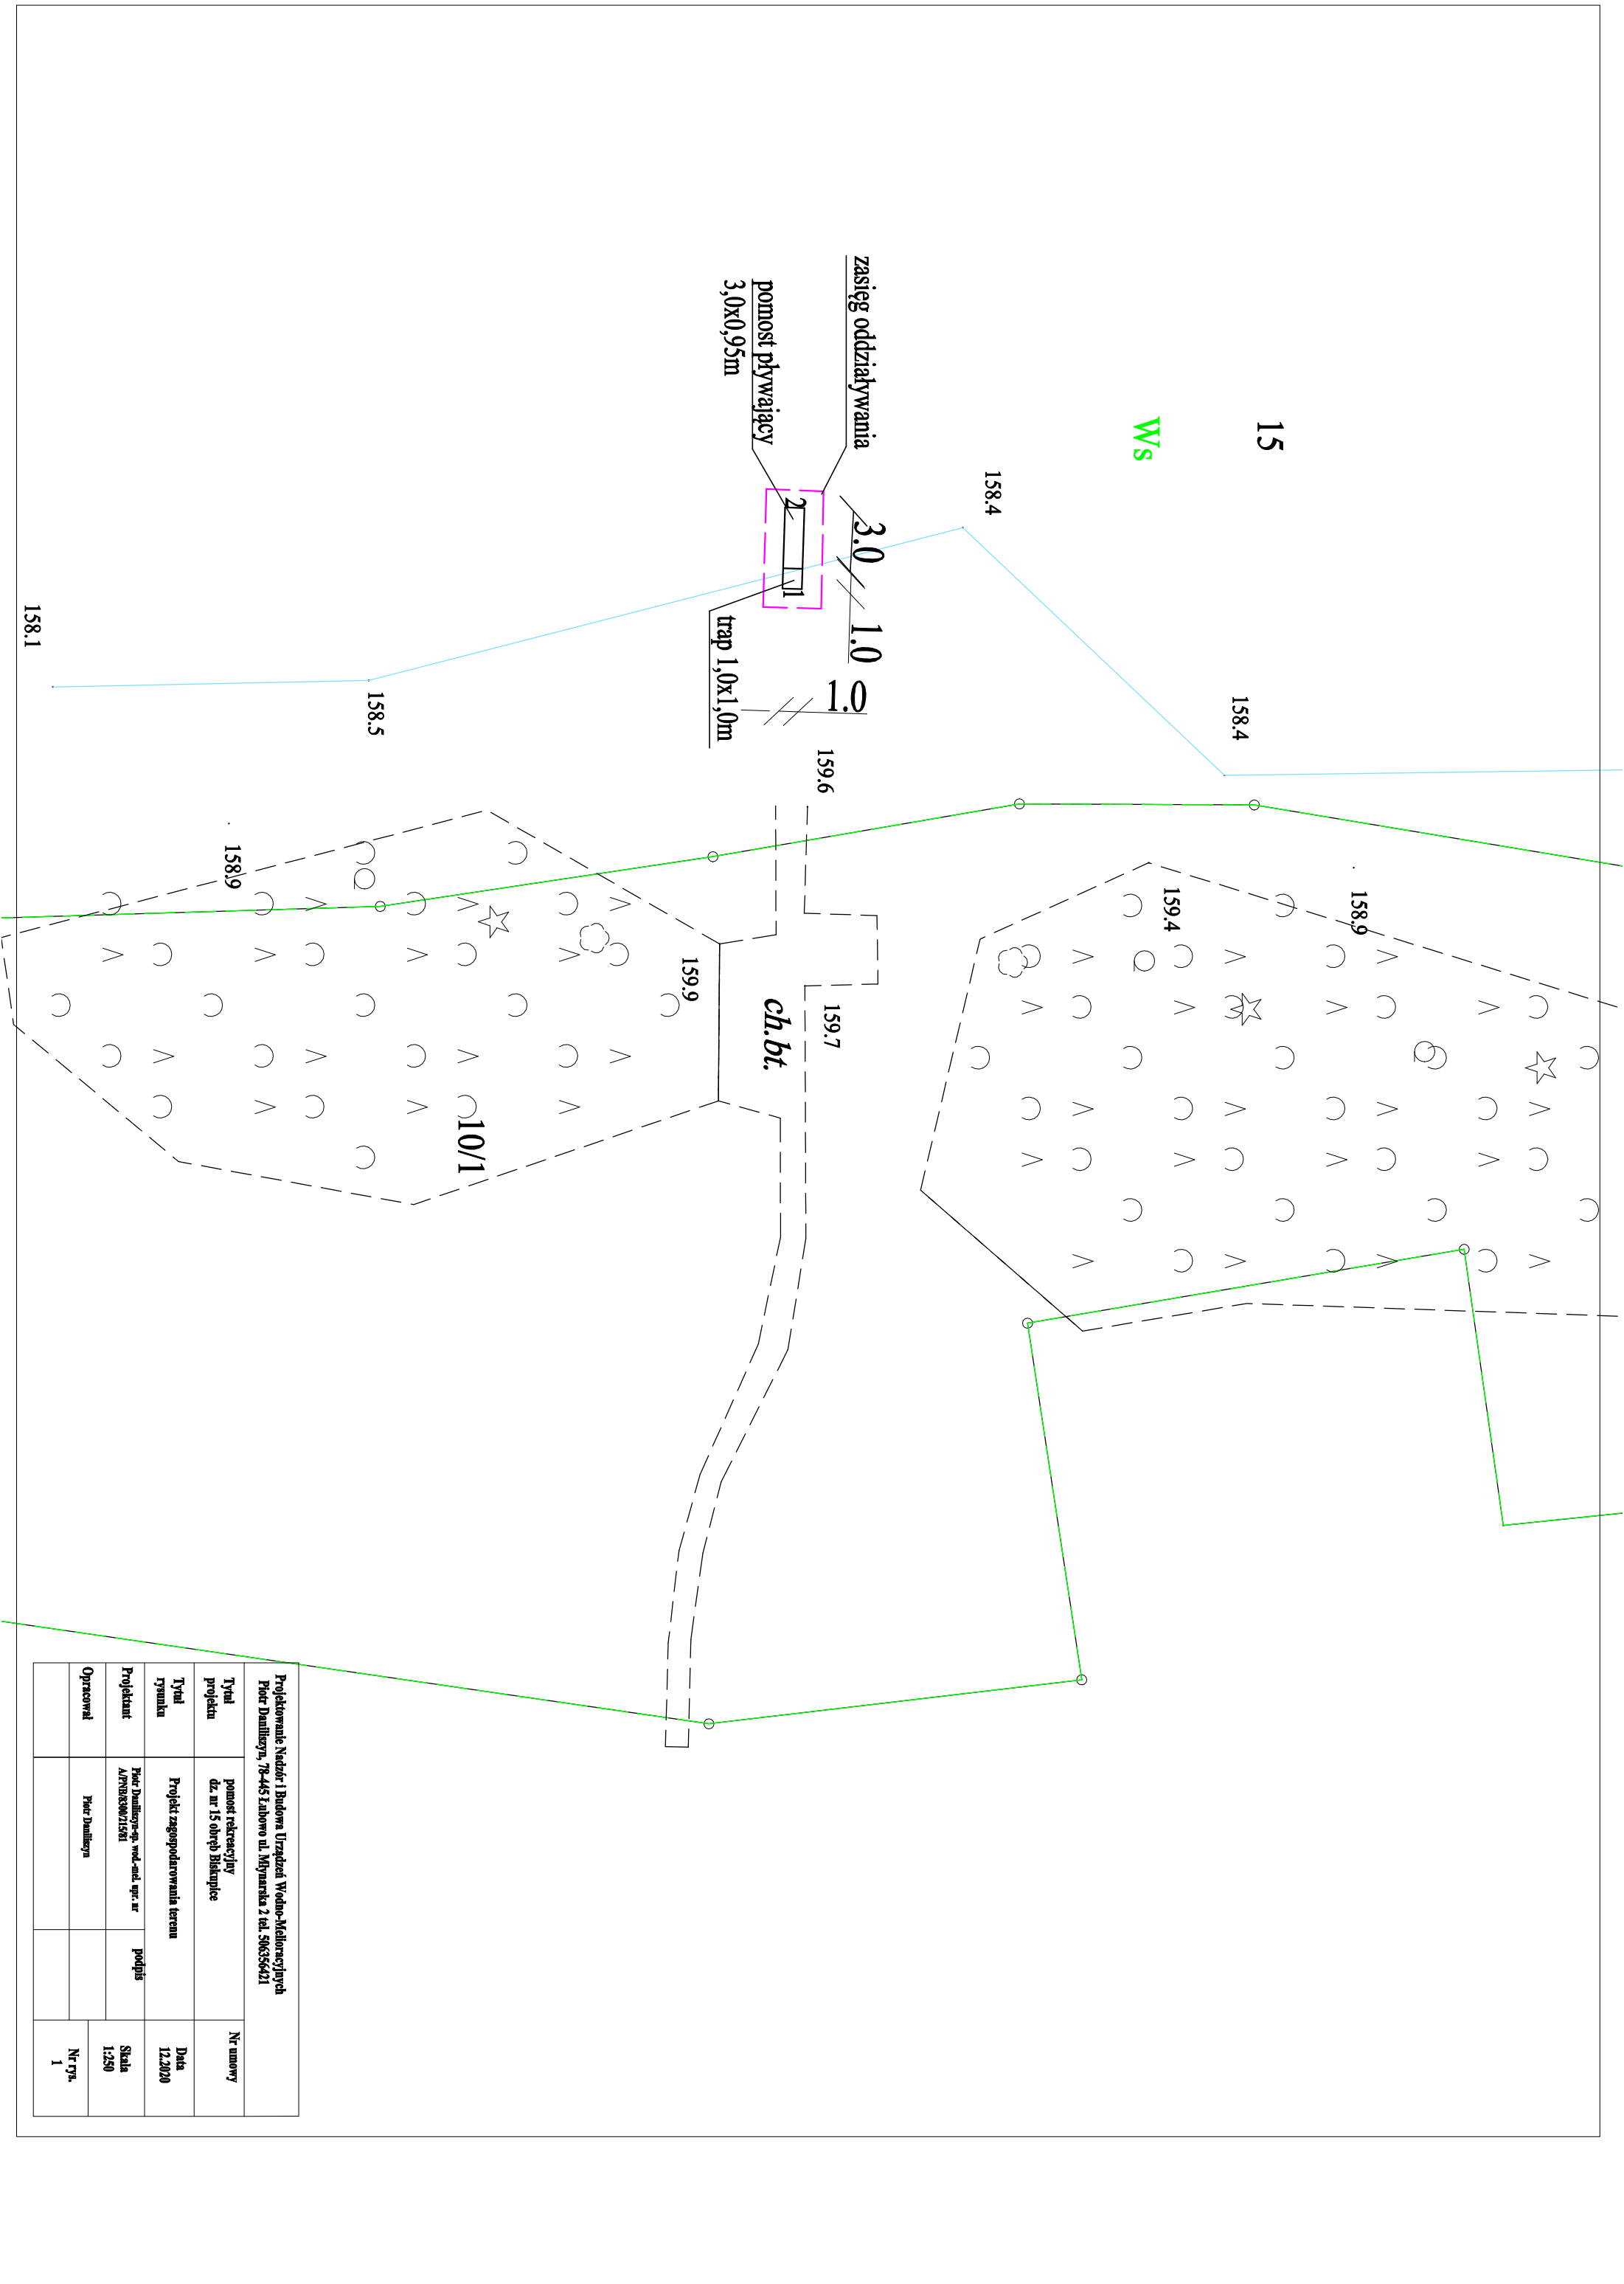

Projektowanie Nadzór i Budowa Urządzeń Wodno-Melioracyjnych
Piotr Dauligryz, 78-445 Lubowo ul. Miymarkta 2 tel. 506356421

Tytuł projektu	pomost rekreacyjny dz. nr 15 obręb Biskupiec		Nr umowy
Tytuł rysunku	Projekt zagospodarowania terenu		Data 12.2020
Projektant	Piotr Dauligryz, wod.-mel. upr. nr A/PIR/0300/215/01	podpis	Skala 1:250
Opisowań	Piotr Dauligryz		Nr rys. 1